



电气	电讯
给排水	暖通
建筑	结构
制图人	

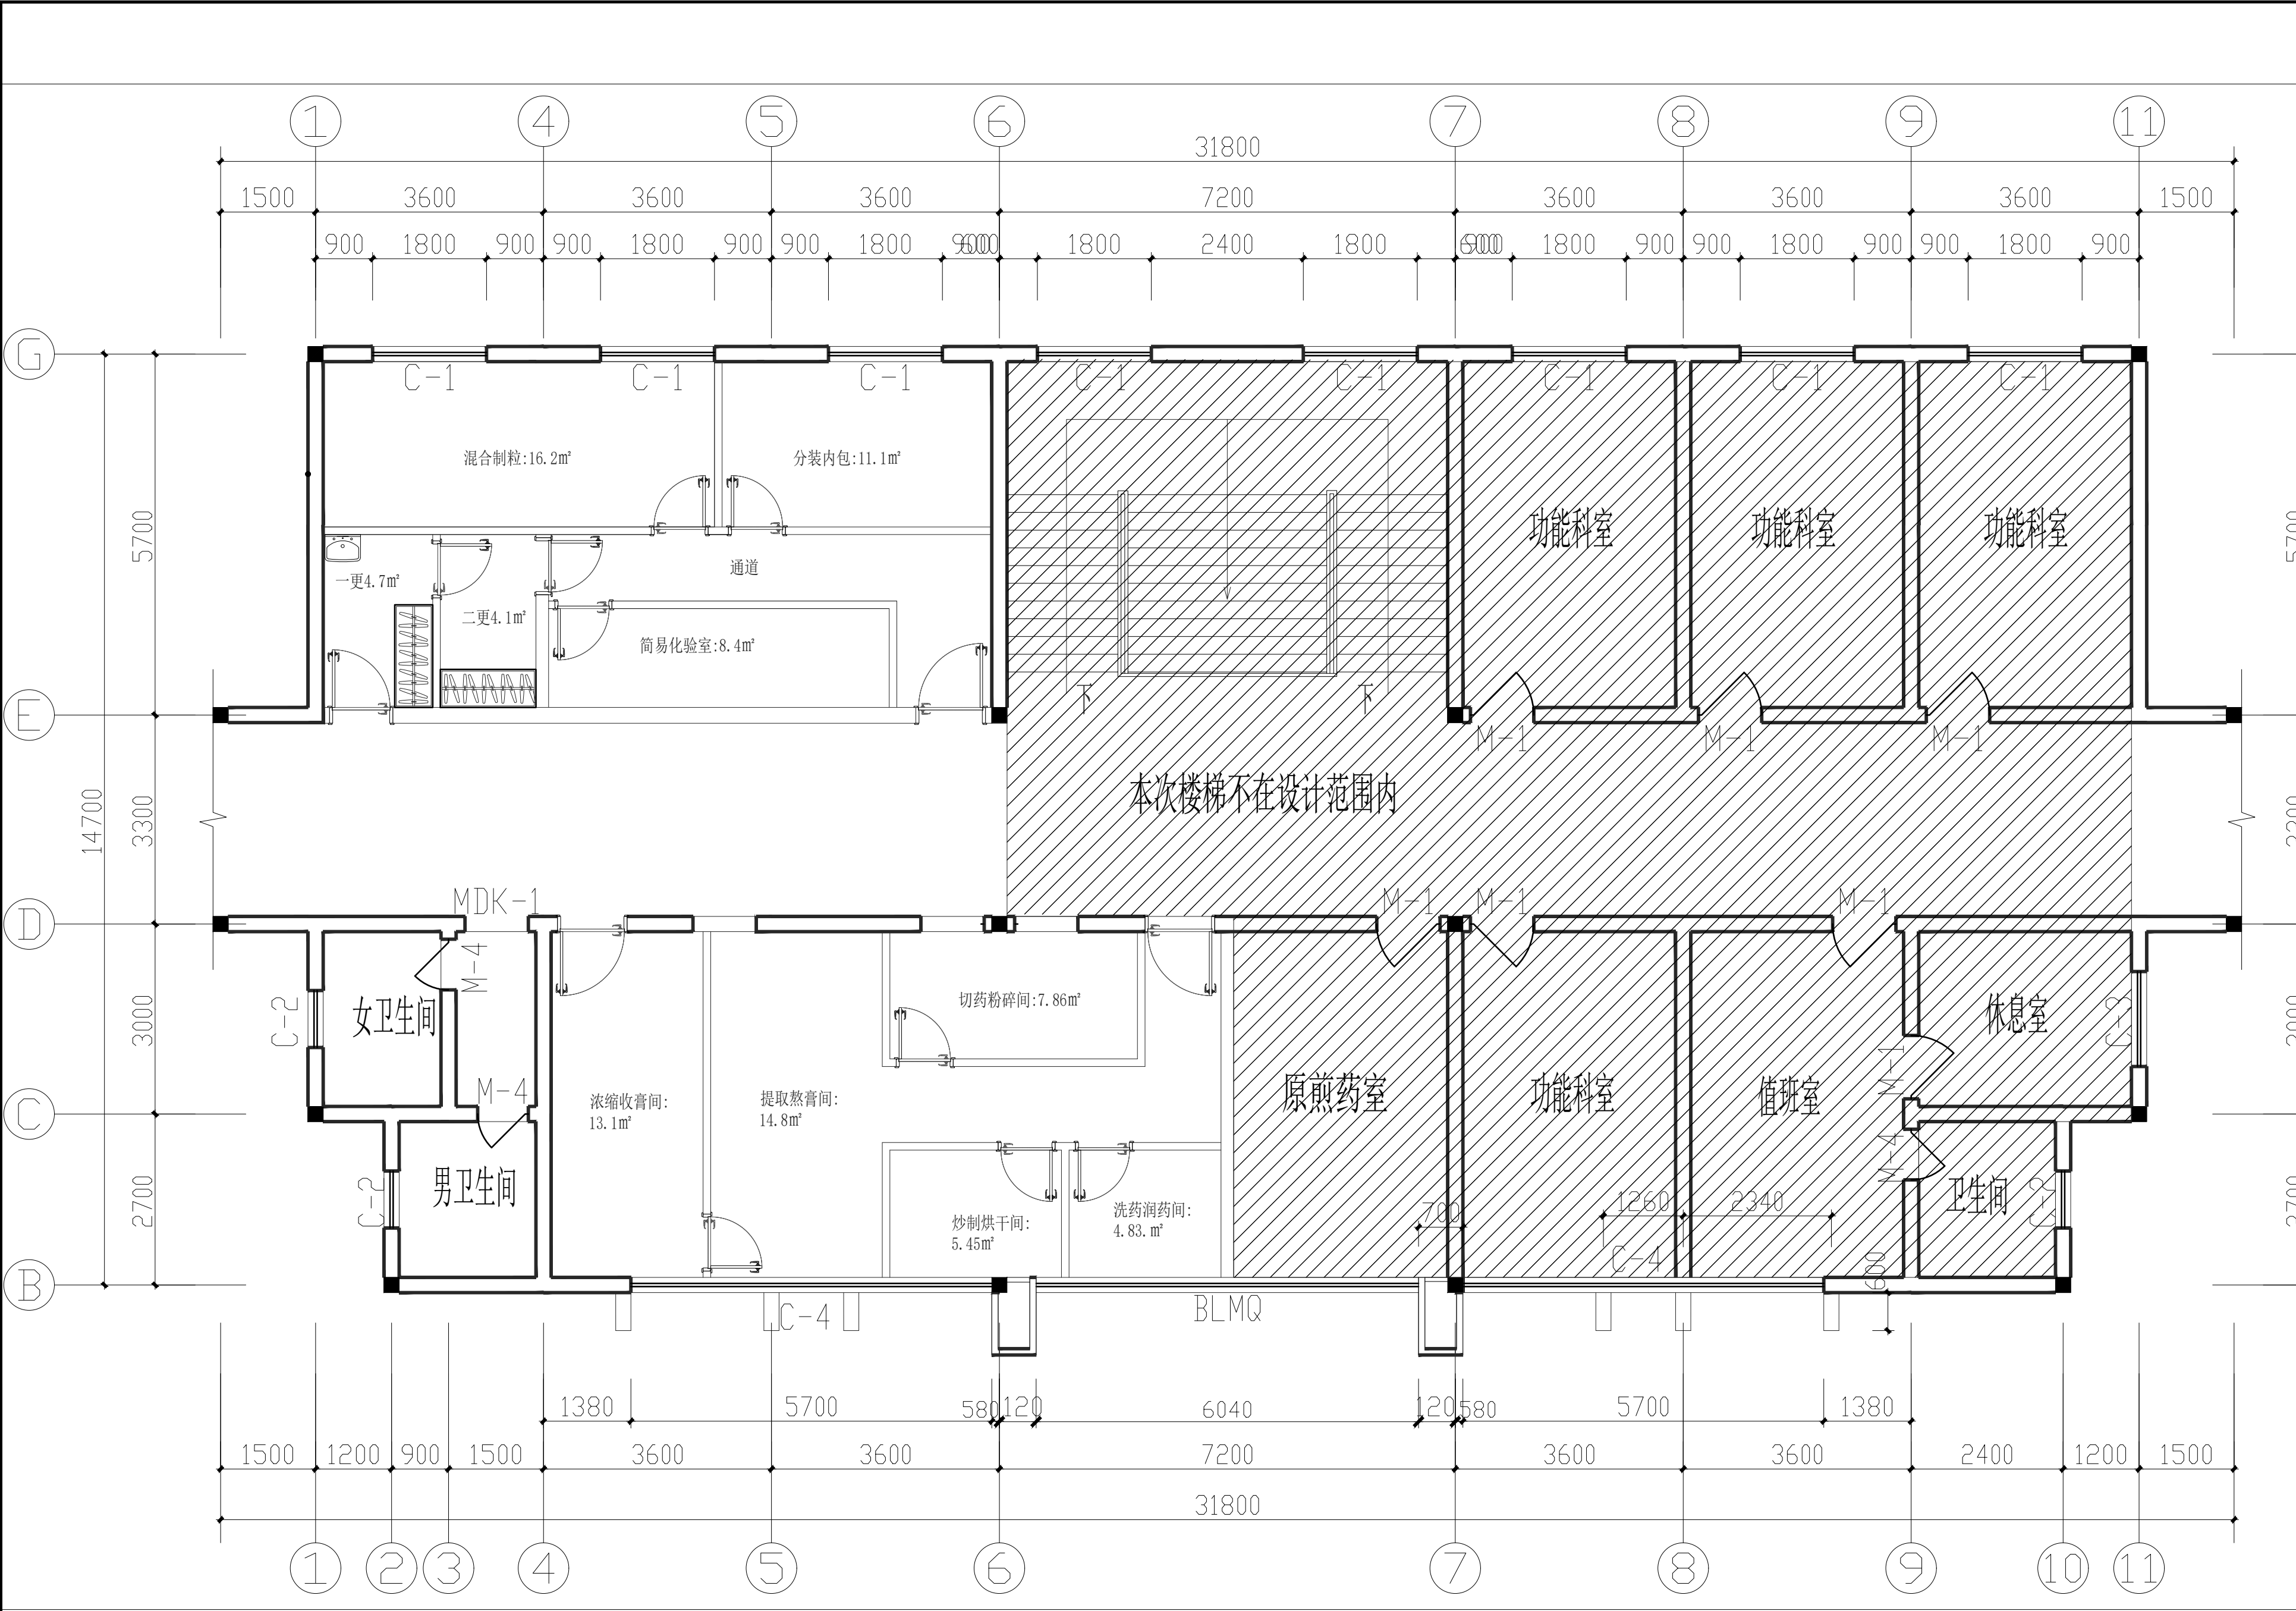

1 FURNITURE PLAN
医技楼一楼制剂室平面图 SCALE 1:50A1

设计单位
DESIGN UNIT

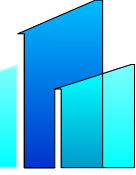

扬州大学
建筑设计研究院有限公司
Architectural Design and Research Institute
Co., LTD of JGSU

合作设计单位
CO-OPERATED WITH

出图专用章
SHADCL PROJECT SEAL

注册执业章
REGISTERED SEAL

永加盛本公司出图专用章无效
INVALID NO THE SPECIAL SEAL

修改日期
REVISION DATE

修改内容
REVISION CONTENT

建设单位
CLIENT

永新县中医院

项目名称
PROJECT TITLE

医技楼一楼共享药房改造提升工程

图纸名称
DRAWING TITLE

医技楼一楼制剂室平面图

项目负责人
Task Prin

聂昆

程志龙

专业负责人
Chief

何俊

何俊

审定
Approved

李久明

李久明

审核
Examined

聂昆

聂昆

校对
CHECKED

何俊

何俊

设计
DESIGNED

程志龙

程志龙

专业
SPECIALTY

装饰

设计阶段
DESIGN STAGE

施工图

比例
SCALE

日期
DATE

2026.05

工程编号
PROJECT NO.

图号
DRAWING NO.

PL-02

规格
DWG SIZE

A1

版本
VERSION

第一版