
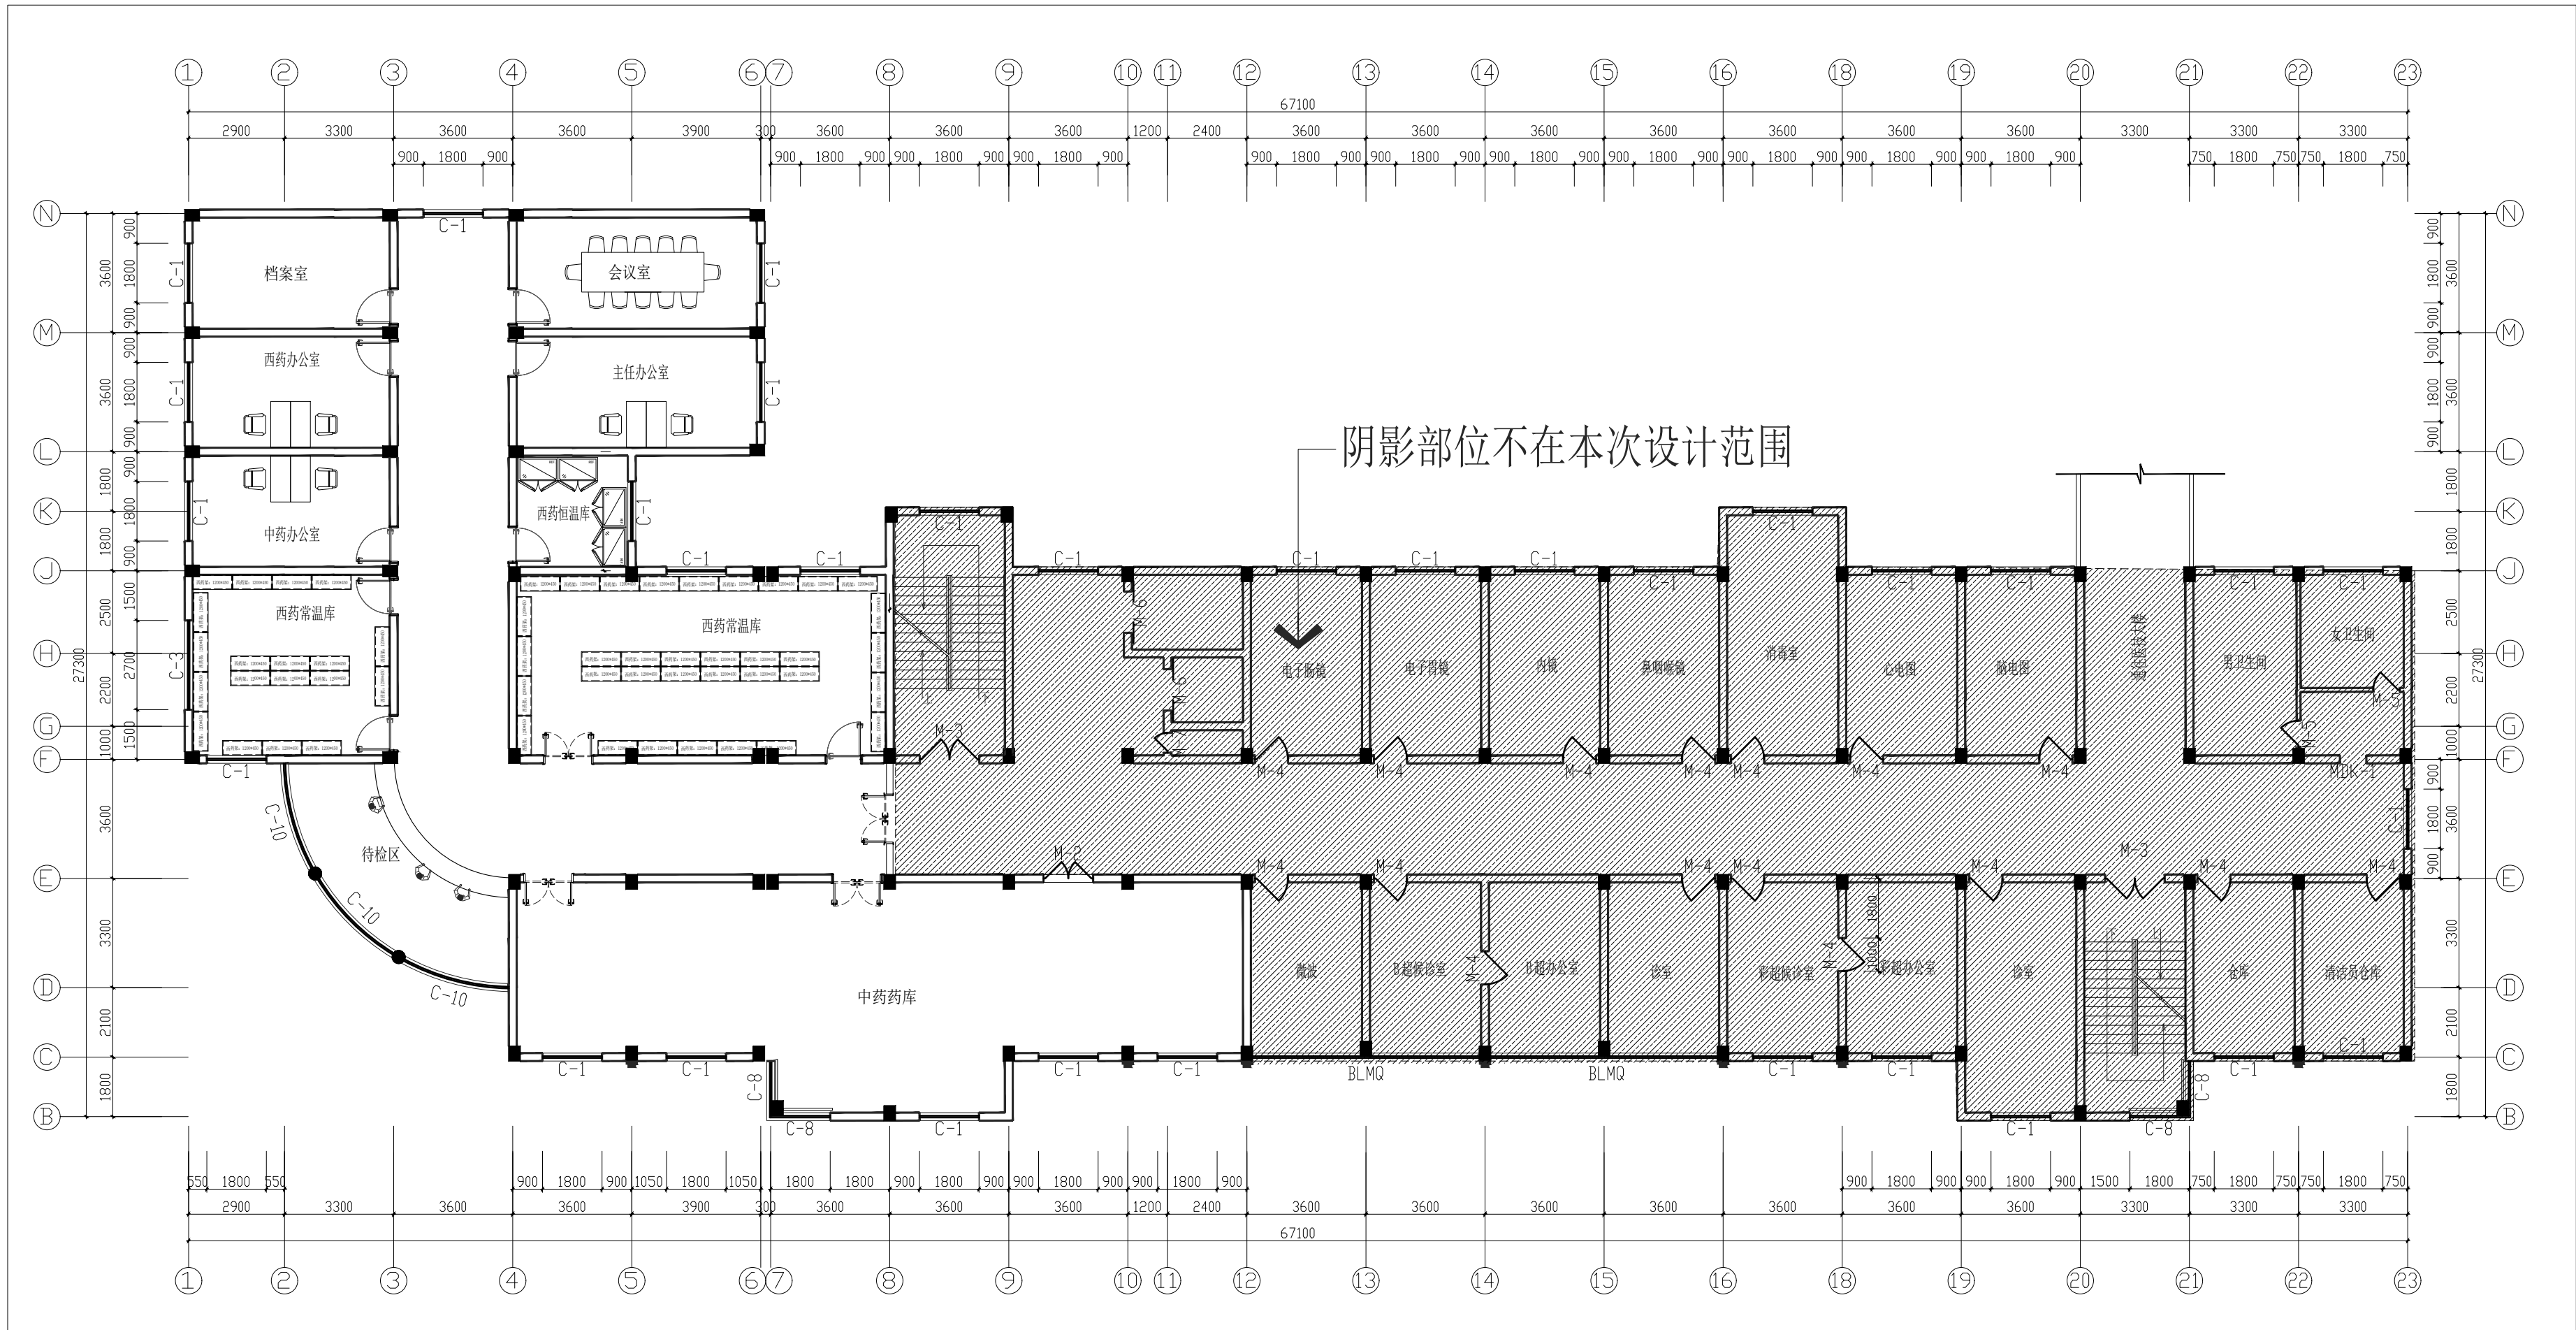


电气	电讯
给排水	暖通
建筑	结构
制图人	

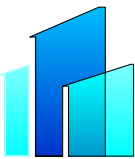

3 FURNITURE PLAN
三楼改造后平面图 SCALE 1:100A1+

设计单位
DESIGN UNIT


吉林大学
建筑设计研究院有限公司
Architectural Design and Research Institute
Co., LTD of JGSU

合作设计单位
CO-OPERATED WITH

出图专用章
SPECIAL PROJECT SEAL

注册执业章
REGISTERED SEAL

未加盖本公司出图专用章无效 INVALID NO THE SPECIAL SEAL

修改日期 REVISION DATE	
修改内容 REVISION CONTENT	
建设单位 CLIENT	永新县中医院
项目名称 PROJECT TITLE	门诊楼三楼药库改造提升工程
图纸名称 DRAWING TITLE	三楼原建筑平面图
项目负责人 Team Prin	聂昆
专业负责人 Chief	程志龙
审定 Approved	何俊
审核 Examined	李久明
校对 CHECKED	聂昆
设计 DESIGNED	何俊
专业 SPECIALITY	程志龙
装饰 DECORATION	施工
比例 SCALE	1:100
日期 DATE	2026.07
工程编号 PROJECT NO.	图号 DRAWING NO.
规格 SPE. SIZE	PL-04
A1+	版本 VERSION
	第一版